




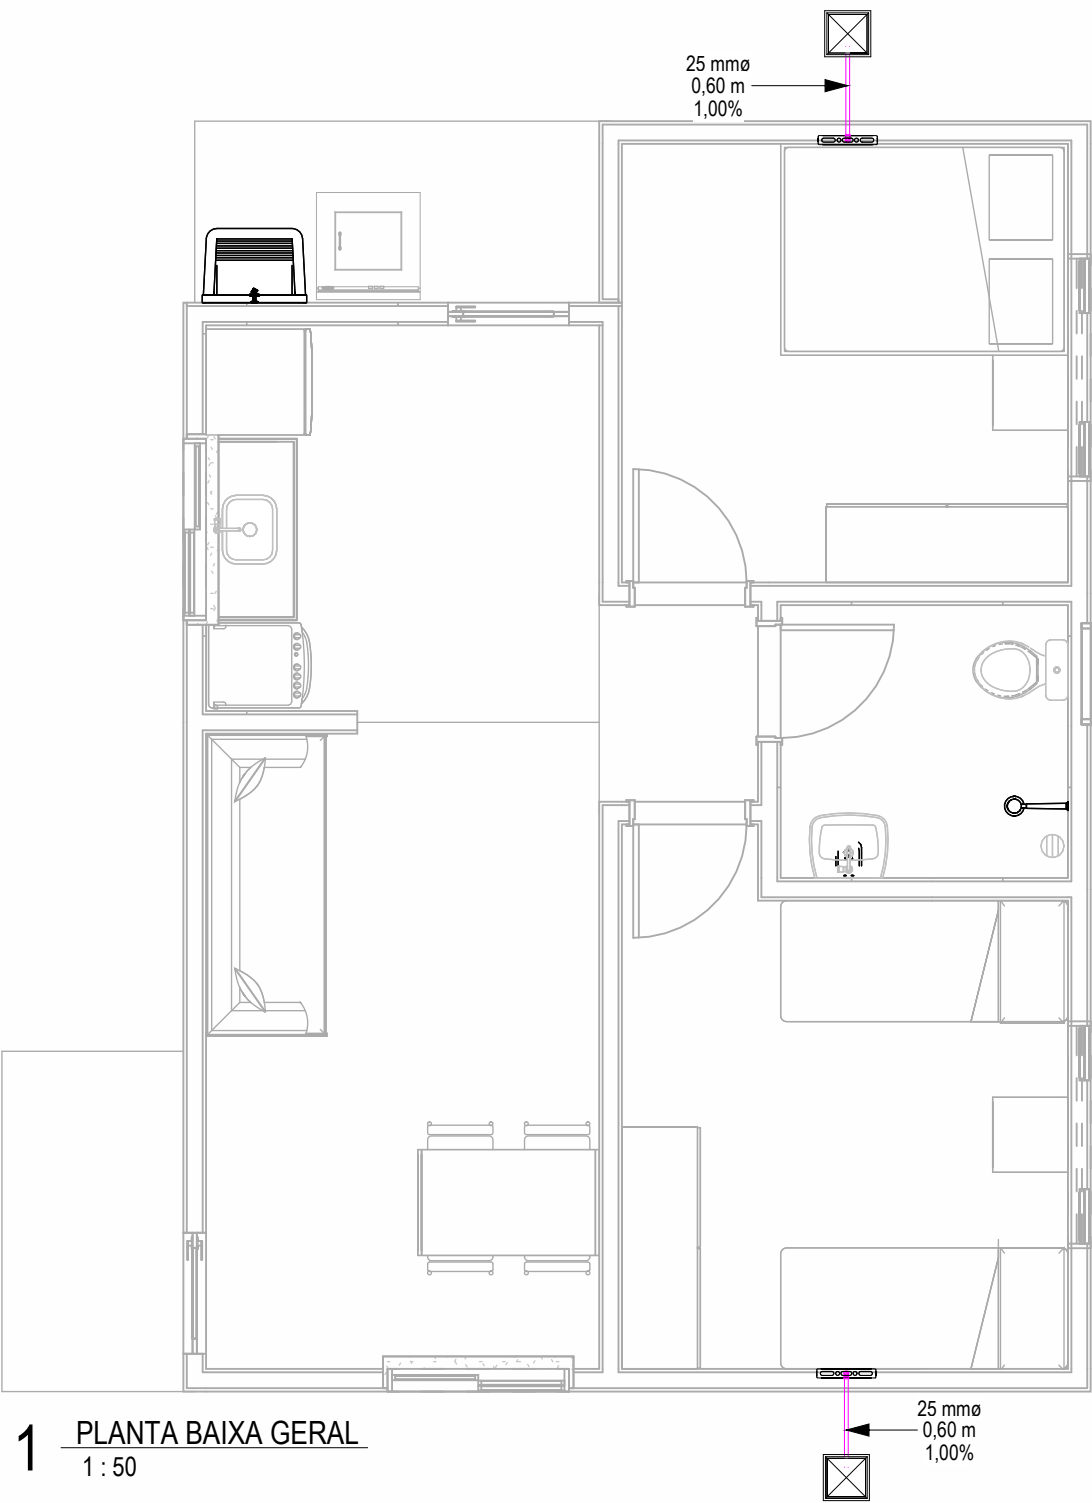

1 PLANTA BAIXA GERAL
1 : 50

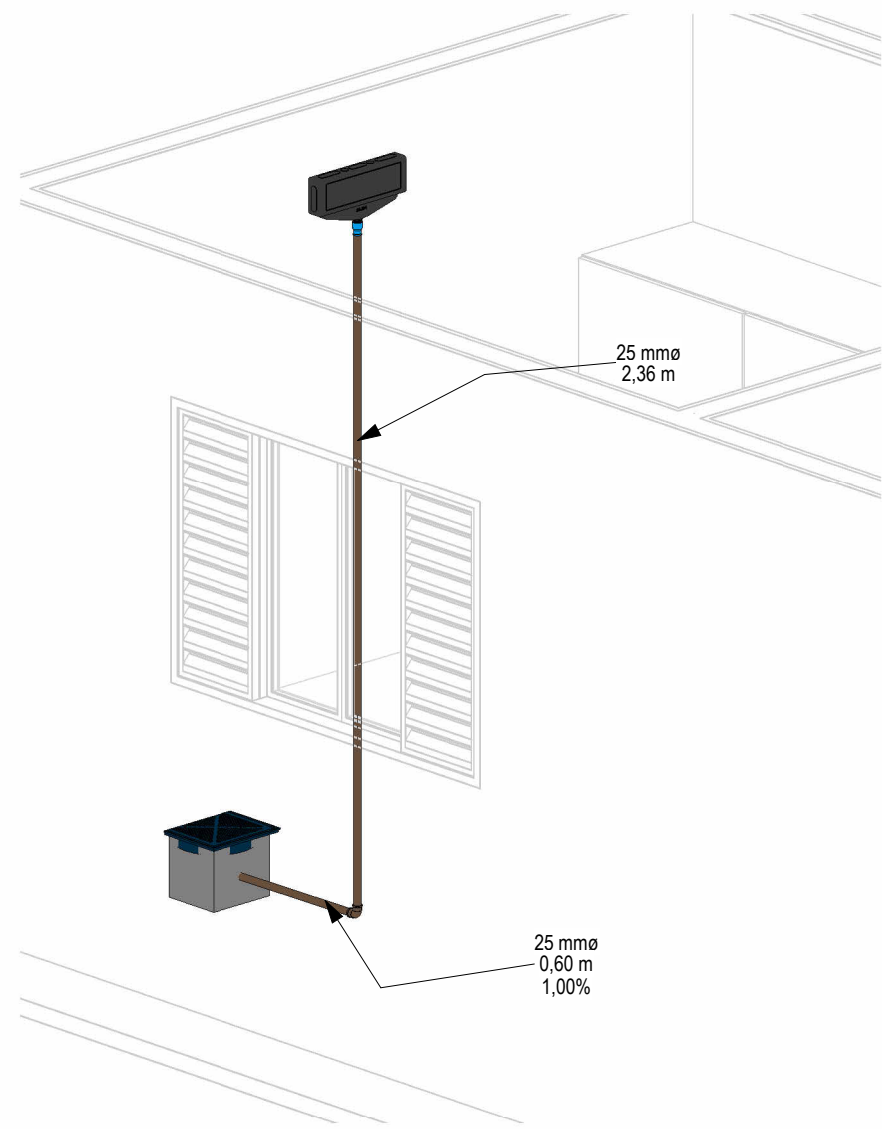

4 DETALHE LIG. SPLIT

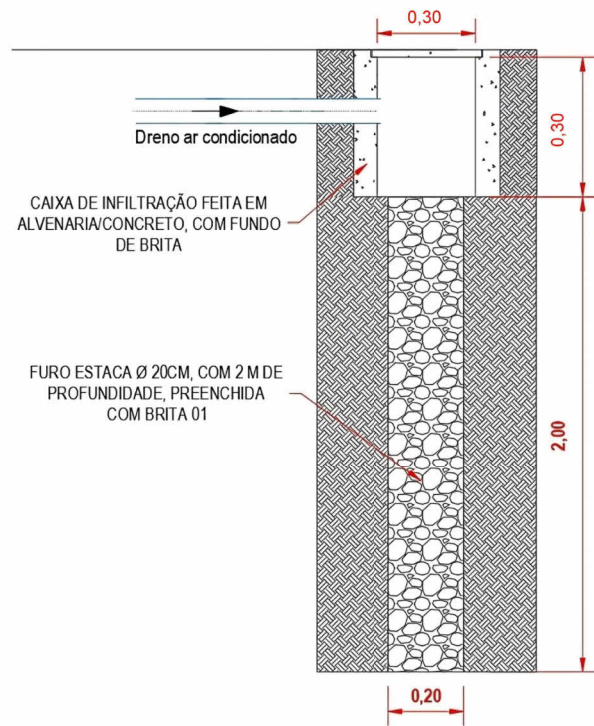


DETALHE TIPO - CAIXA DE INFILTRAÇÃO AR CONDICIONADO
S/ ESC

DRE - Acessórios de Dreno	
MODELO	QUANTIDADE
Caixa de Infiltração	2
Caixa de Passagem p/ Split 35X13X7cm	2

DRE - Quantitativo de Tubos PVC Marrom	
TAMANHO	COMPRIMENTO
25 mmø	7,11 m

 LEGENDA

 LINHA DE DRENO

NOTAS DE PROJETO

- Medidas em metros, tubulações em milímetros.
- Conferir todas as medidas e níveis na obra.
- As elevações tem como referência o piso acabado do pavimento.
- As informações básicas utilizadas para execução deste projeto foram obtidas em documentos/informações fornecidas pelo contratante.
- QUAISQUER MODIFICAÇÕES devem ser informadas imediatamente ao projetista responsável.
- Na execução do traçado dos condutos, EM NENHUMA HIPÓTESE É PERMITIDO A DEMOLIÇÃO, ESCARIFICAÇÃO OU QUALQUER OUTRO TIPO INTERFERÊNCIA NOS ELEMENTOS ESTRUTURAIS existentes da edificação. Se necessário o projetista responsável pela estrutura, deve ser informado imediatamente.
- Este projeto foi elaborado e DEVE SER EXECUTADO conforme os procedimentos e técnicas indicadas na NBR 16655-1 INSTALAÇÃO DE SISTEMAS RESIDENCIAIS DE AR-CONDICIONADO - SPLIT E COMPACTO PARTE 1: PROJETO E INSTALAÇÃO.
- O fundo das VALAS PARA PASSAGEM das tubulações devem ter uma superfície firme, sem pedras, lama ou entulhos.
- Recomenda-se utilizar cama de areia ou terra fofa nas valas para proteger os tubos.
- Em toda passagem de tubos que atravessam perpendicularmente paredes, pisos e lajes DEVE-SE UTILIZAR CAMISA DE PROTEÇÃO, com um tubo de diâmetro maior
- Durante a obra, as tubulações e conexões que estiverem "abertas" devem ser protegidas com CAP.
- DEMAIS CONSIDERAÇÕES ESTÃO DESCRITAS EM MEMORIAL ESPECÍFICO.

TABELA DE REVISÃO				
NÚM.	DATA	DESCRIÇÃO	REVISÃO	ALTERAÇÃO

APROVAÇÃO

PREFEITURA MUNICIPAL DE PORTO MURTINHO
PROJETO APROVADO

ANALISTA:



PREFEITURA MUNICIPAL DE PORTO MURTINHO

OBRA
CONSTRUÇÃO DE UNIDADES HABITACIONAIS NO MUNICÍPIO DE PORTO MURTINHO/MS

LOCAL
LOTES DE 01 A 10, LOTES 13 A 22 DA QUADRA 17 - BAIRRO DOM PEPÊ PORTO MURTINHO/MS

COORDENADAS
21.714456°S
57.890745°O

VISTO/CONVÊNIO
DATA
OUTUBRO/2025
ÁREA CONSTRUIDA
1062,00 m²
ÁREA DO TERRENO
5000,00 m²

RESPONSÁVEL TÉCNICO P/ PROJETO

FÁBIO MARQUES RIBEIRO

PREFEITO

NELSON CINTRA RIBEIRO

QR CODE



CREA nº 15.276/MS

CNPJ 03.107.539/0001-32

CONTEÚDO
PLANTA BAIXA GERAL - ISOMÉTRICO - TABELA - DETALHE


ESCALA
1 : 50

DESENHISTA
RAFAEL NUNES

FOLHA


01/01

DRENO DO AR CONDICIONADO

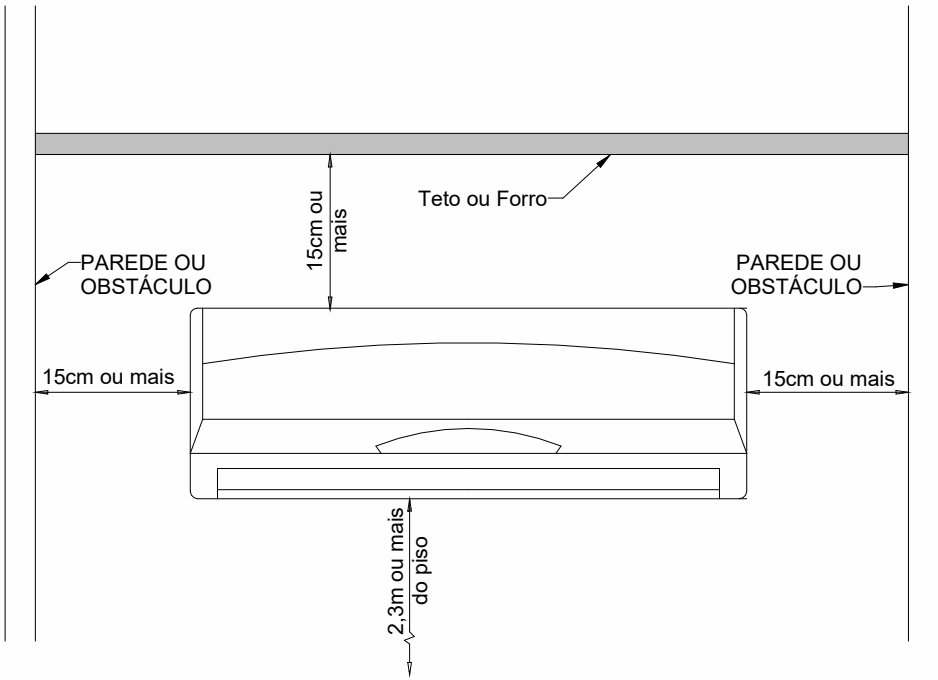

VISTAL FRONTAL DA UNIDADE EVAPORADORA
S/ ESC.

DRE - Tabela de Conexão de Tubo		
MODELO	QUANTIDADE	DESCRIÇÃO
Cotovelo PVC Soldável 90°	2	Ø 25 mm
Luva com Bucha de Latão	2	Ø 25 mm - Ø 20 mm

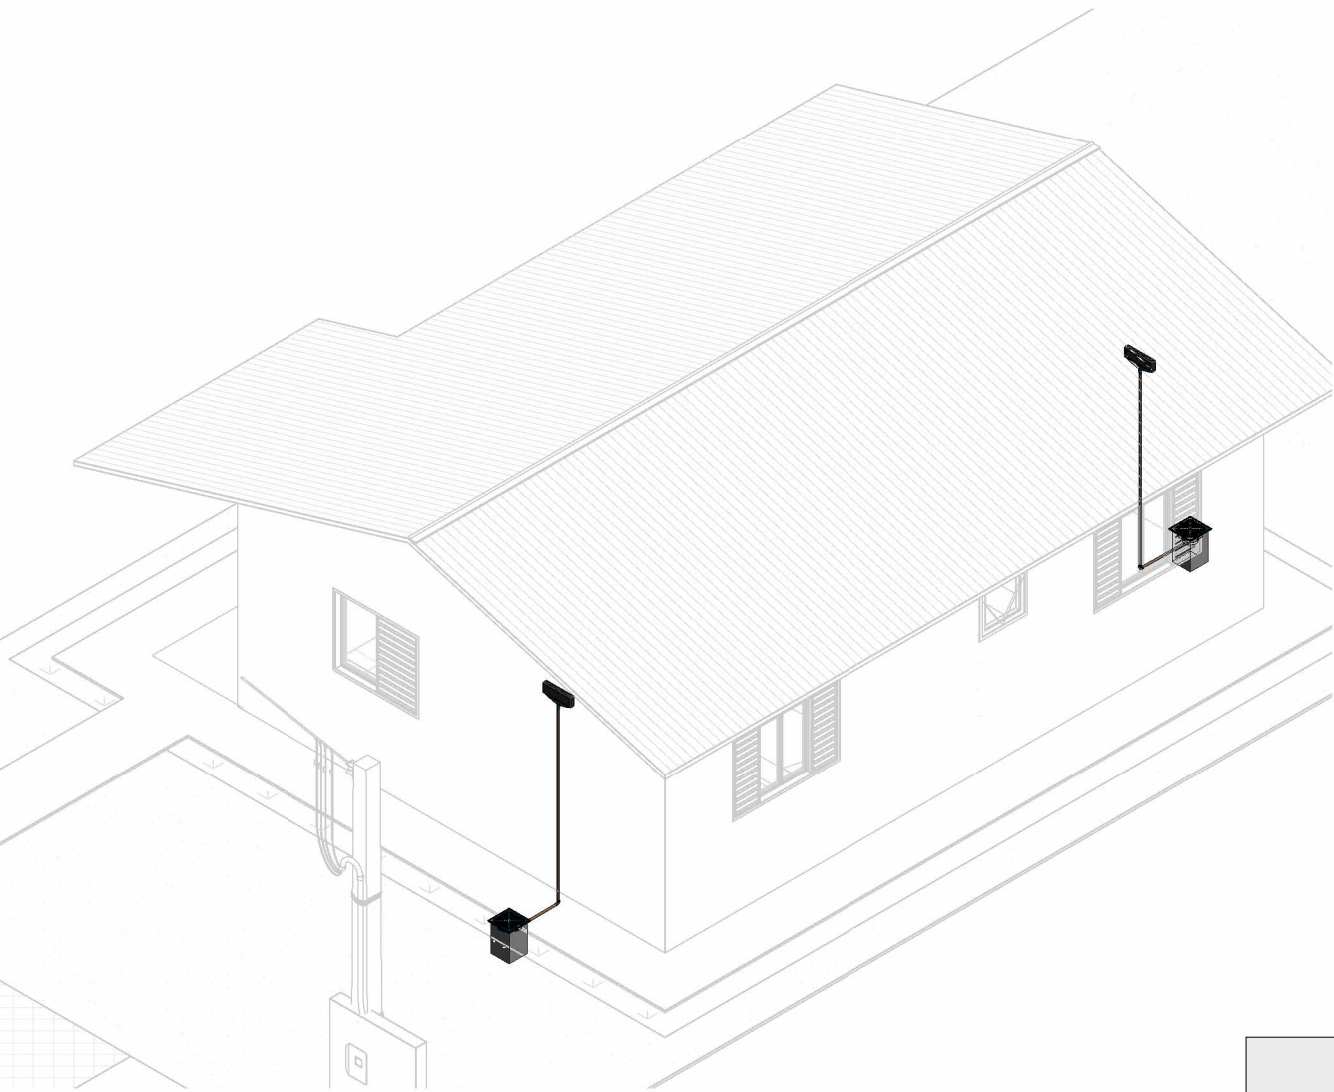

2 ISOMÉTRICO 1