




1 TÉRREO - SANITÁRIO
ESCALA 1:75

Lista de materiais - TERREO		
Esgoto		
Caixa de Passagem		
Caixa de inspeção esgoto simples	2 pc	
CE - 40x60 cm	7 pc	
PVC Acessórios		
Caixa alifonada	11 pc	
150x150x50		
Sifão de copo p/ pia e lavatório	9 pc	
1" - 1,1/2"	2 pc	
1" - 2"	2 pc	
Sifão flexível c/ Adaptador	2 pc	
1,1/4" - 2"		
Válvula p/ lavatório e tanque	9 pc	
1"		
Válvula p/ pia	2 pc	
1"		
Válvula p/ tanque	2 pc	
40 mm		
PVC Esgoto		
Anel de borracha	2 pc	
100mm - 4"		
Curva 90 curta	9 pc	
40 mm		
Joelho 45	6 pc	
100 mm	3 pc	
Joelho 90	8 pc	
100 mm	8 pc	
Joelho 30 c/anel p/ esgoto secundário	8 pc	
40 mm - 1,1/2"	9 pc	
Junção simples	9 pc	
100 mm - 50 mm	3 pc	
100 mm - 100 mm	1 pc	
50 mm - 50 mm		
Tubo PVC porta-bolsa c/ viola	125.67 m	
100 mm - 4"	17.06 m	
50 mm - 2"		
Tubo rígido c/ ponta lisa	7.74 m	
40 mm	2.4 m	
50 mm - 2"		
Té sanitário	1 pc	
100 mm - 100 mm		
Ventação p/ saída de vaso sanitário	1 pc	
100 mm		
Unidades de tratamento		
00 - Unidades de tratamento - ENGELUGA	1 pc	
CAIXA DE GORDURA DUPLA (CAPACIDADE: 126 L) RETANGULAR, EM ALVENARIA COM BLOCOS DE CONCRETO, DIMENSÕES INTERNAS = 0.4X0.7 M, ALTURA INTERNA = 0.8 M.		
Ventilador		
PVC Esgoto		
Anel de borracha	9 pc	
50mm - 2"		
Joelho 90	15 pc	
50 mm		
Tubo rígido c/ ponta lisa	6.37 m	
50 mm - 2"		
Té sanitário	9 pc	
50 mm - 50 mm		

Legenda de condutos - TERREO	
Esgoto	
Ventilação	

Legenda - TERREO	
Caixa Sifonada	
CE	Caixas Inspeção Esgoto Simples
Joelho 45	
Joelho 90 - coluna bolsa	
Junção simples	
Lavatório - de Uso Geral	
Pia de Cozinha Residencial com Sifão 50mm	
Ramais de Ventilação	
Tanque de Lavar Roupas DN 50mm	
Té sanitário	
Vaso Sanitário c/ J80°	
Vaso Sanitário c/ 18°	

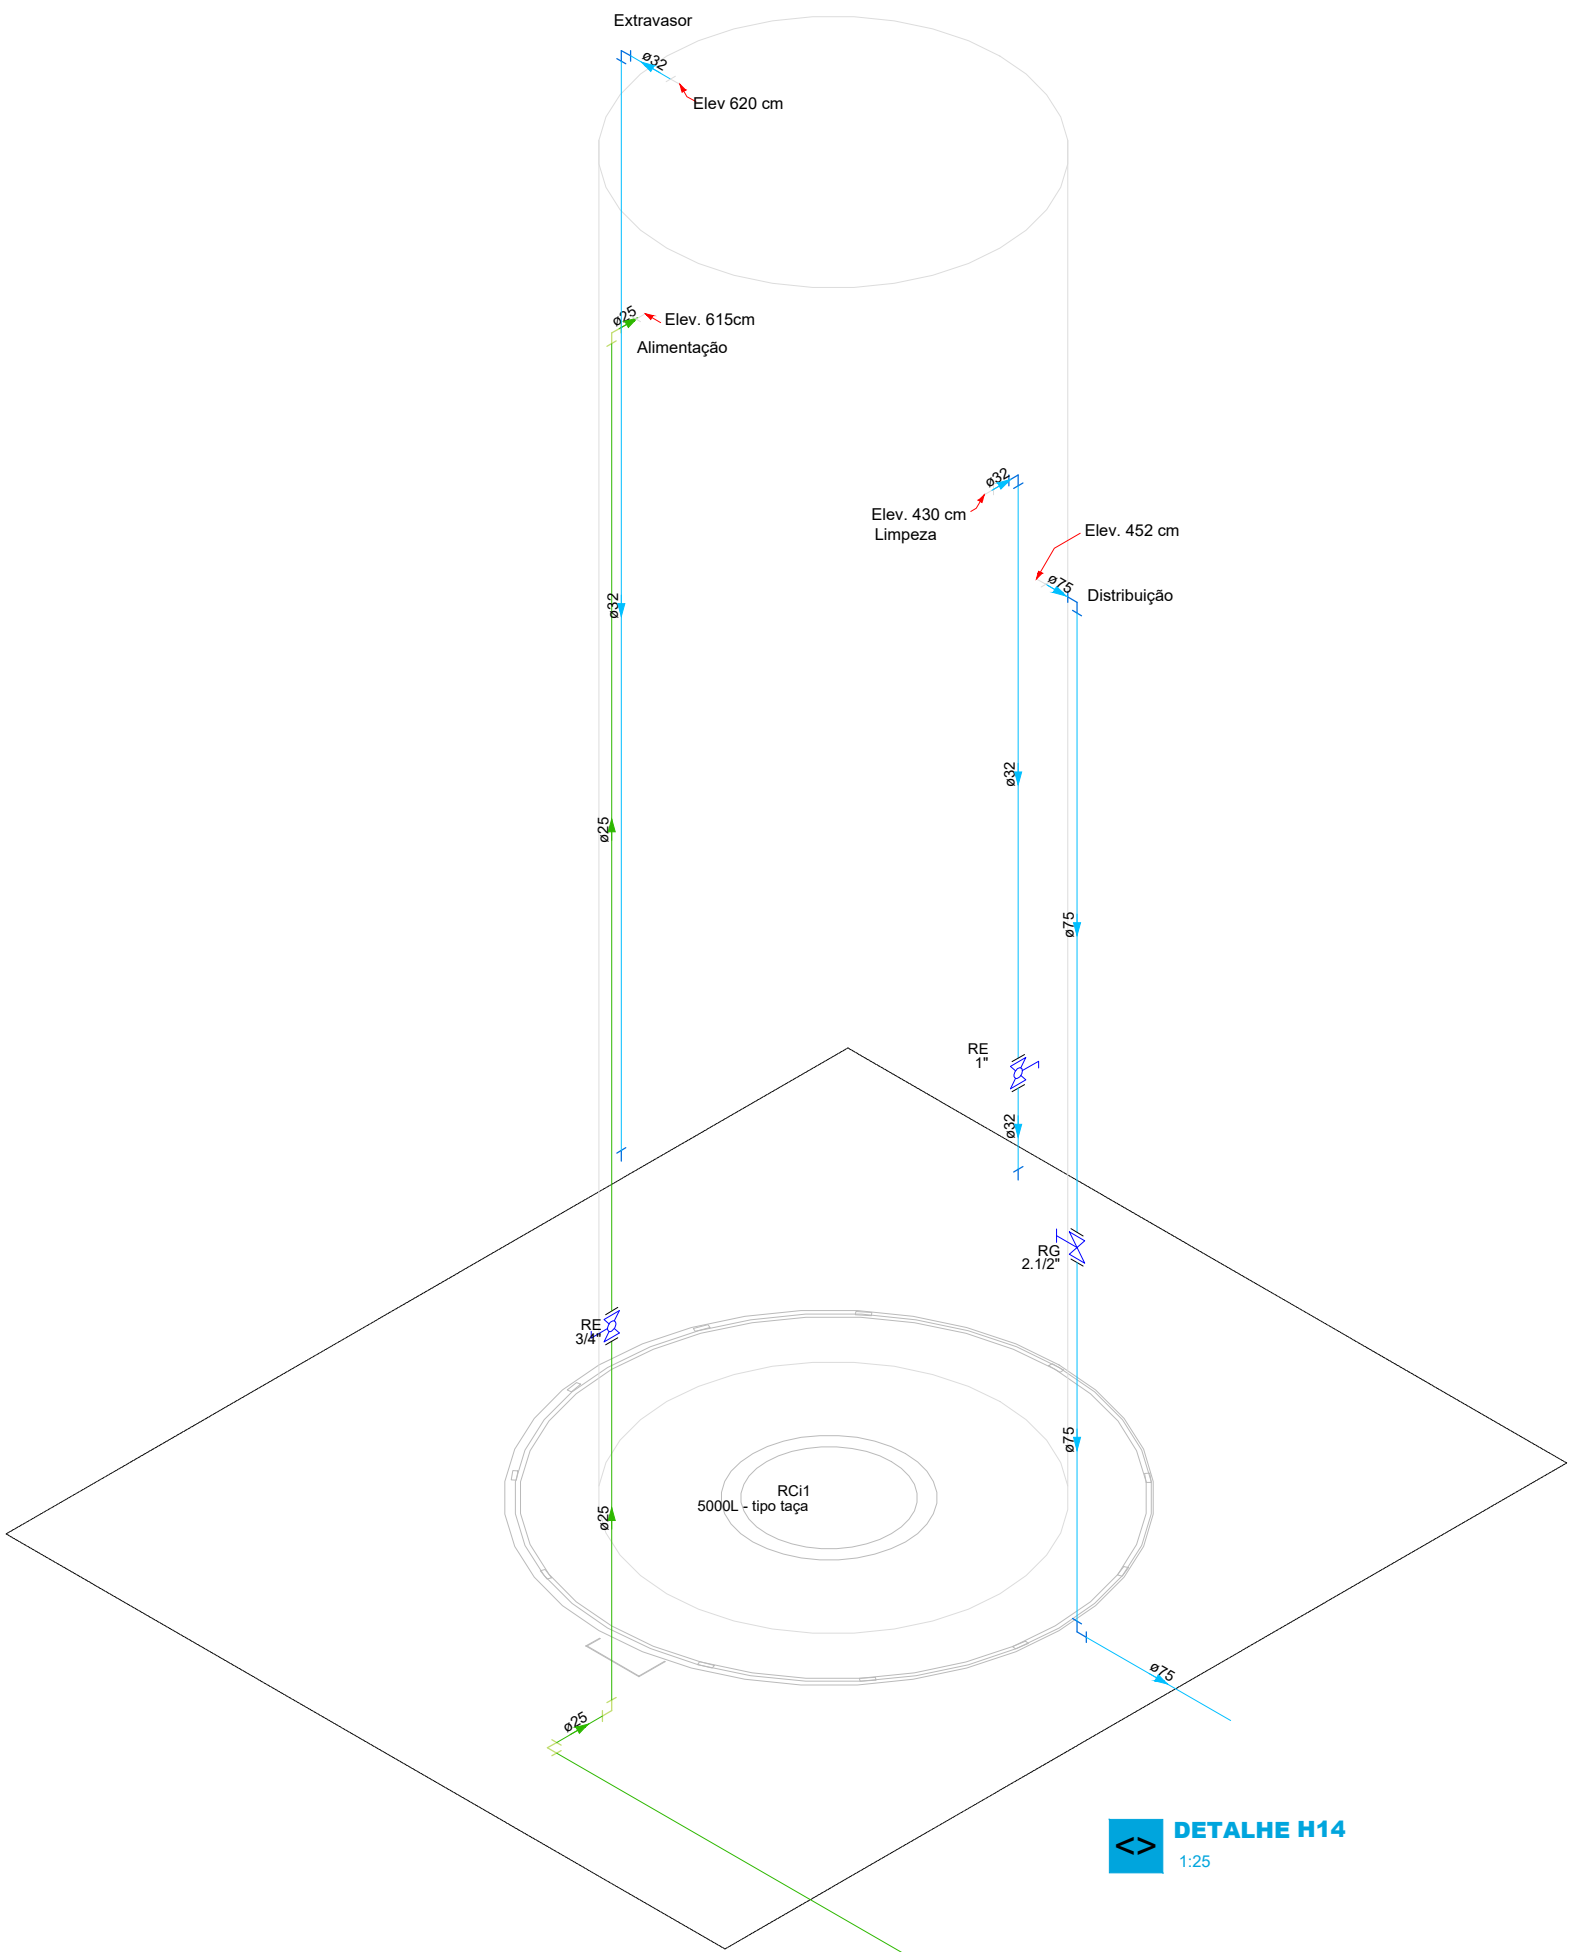

APROVAÇÃO

PREFEITURA MUNICIPAL DE PORTO MURTINHO

OBRA
REVITALIZAÇÃO DA ASSISTÊNCIA SOCIAL

LOCAL
R. DR COSTA MARQUES COM A RUA JOÃO PESSOA, 608, CENTRO, PORTO MURTINHO - MS

ÁREA CONSTRUIDA
759.11 m²

ÁREA DO TERREIRO
1494.03 m²

RESPONSÁVEL TÉCNICO P/ PROJETO
FÁBIO MARQUES RIBEIRO
CREA nº 15.276/MS

PREFEITO
NELSON CINTRA RIBEIRO
CNPJ 03.107.539/0001-32

DISCIPLINA
PROJETO DE INSTALAÇÕES HIDROSSANITÁRIAS

CONTÍDUO
PLANTA BAIXA - SANITÁRIO, LISTA DE MATERIAIS, LEGENDA DE CONDUTOS, LEGENDA DE PEÇAS E CAIXA D'ÁGUA

FOLHA
3/3

ESCALA
Como Indicado

DATA
JANEIRO/2024

CONVENIO
000000

COORDENADA
21°14'154.88"S
57°35'11.87"O