



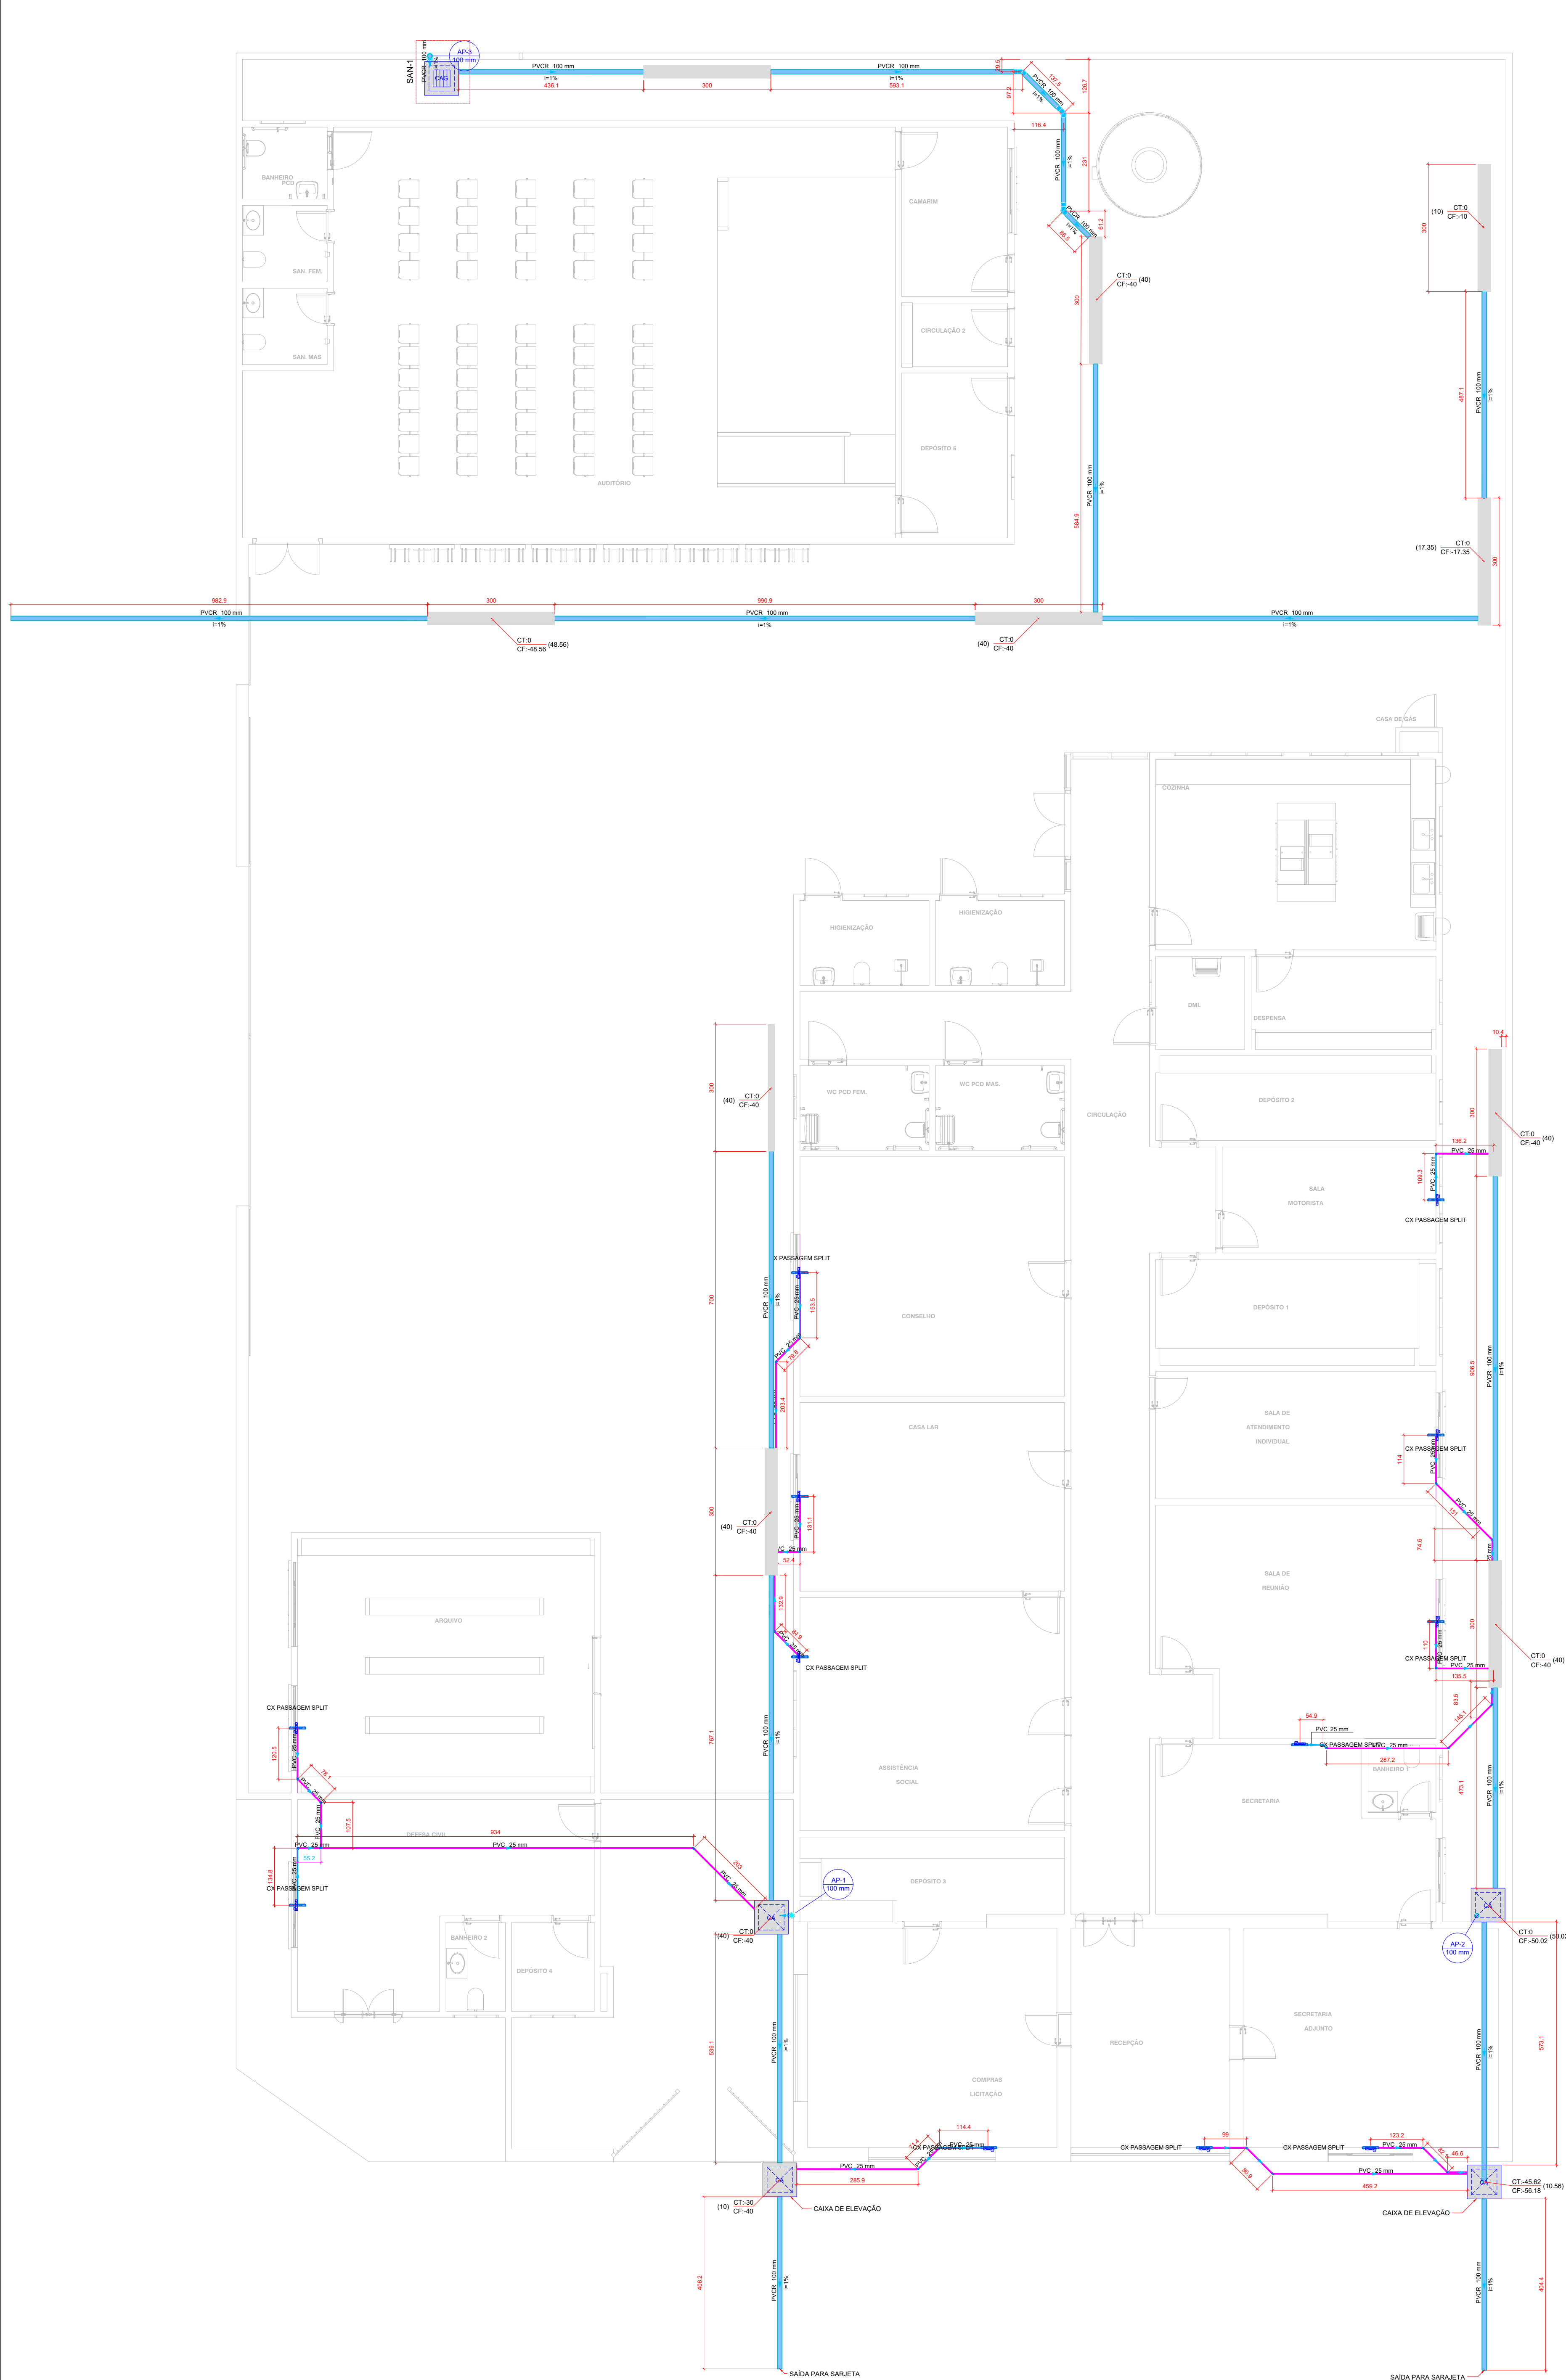

Lista de materiais - TERREO	
Esgoto	
Caixas de Passagem	
Caixa de areia pluvial com grelha	3 pz
CAG-100x30x15 cm	
CAG-100x30x15 cm	24 pz
Pluvial	
Caixas de Passagem	
Caixa de areia pluvial com grelha	3 pz
CAG-100x30x15 cm	
CAG-100x30x15 cm	1 pz
Caixa de areia pluvial sem grelha	4 pz
CA-60x60cm	
PVC série R	
Joelho 45° Série R	3 pz
100 mm	
Joelho 90° Série R	2 pz
100 mm	
Linha de correr Série R	1 pz
Pluvial - Tubo PVC série R	107,55 m
100 mm	

Legenda de condutos - TERREO	
Pluvial	
Oreno	


Legenda - TERREO	
Caixa de areia pluvial simples	
Caixa de areia pluvial c/grelha	
Joelho 45° Série R	
Joelho 90° Série R coluna	
Linha de correr Série R	

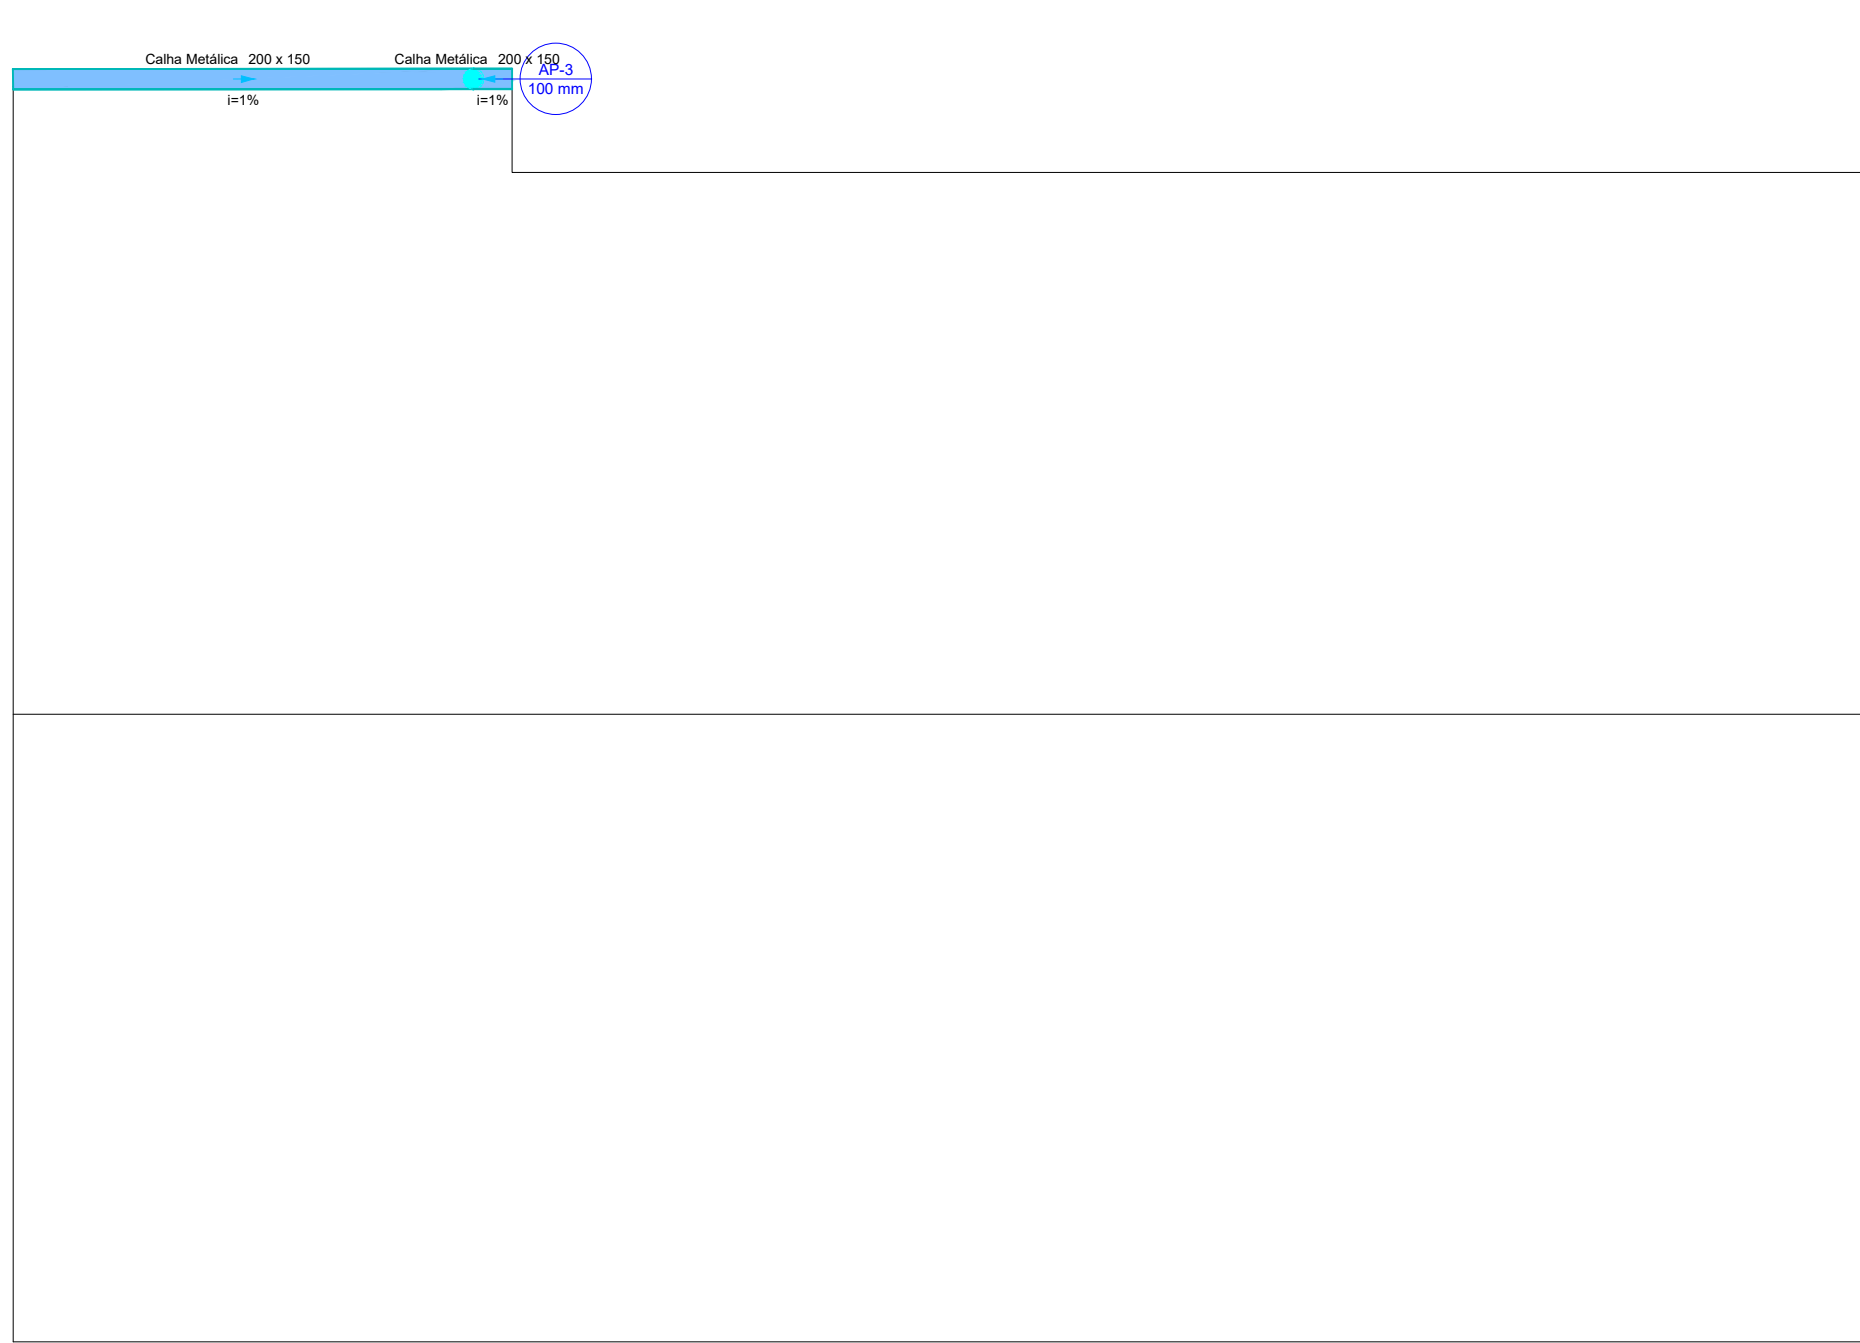

Lista de materiais - COBERTURA	
Pluvial	
Caixa metálica	
Caixa retangular	15,49 m
200 mm x 100 mm	
PVC Engobo	
Joelho 90	2 pz
100 mm	
PVC série R	5 pz
Joelho 90° Série R	1 pz
100 mm	
Linha de correr Série R	6,61 m
100 mm	
Pluvial - Tubo PVC série R	
100 mm	

Legenda de condutos - COBERTURA	
Pluvial	

Legenda - COBERTURA	
Joelho 90° desce	
Joelho 90° Série R	
Joelho 90° Série R coluna	
Joelho 90° Série R desce	
Linha de correr Série R	

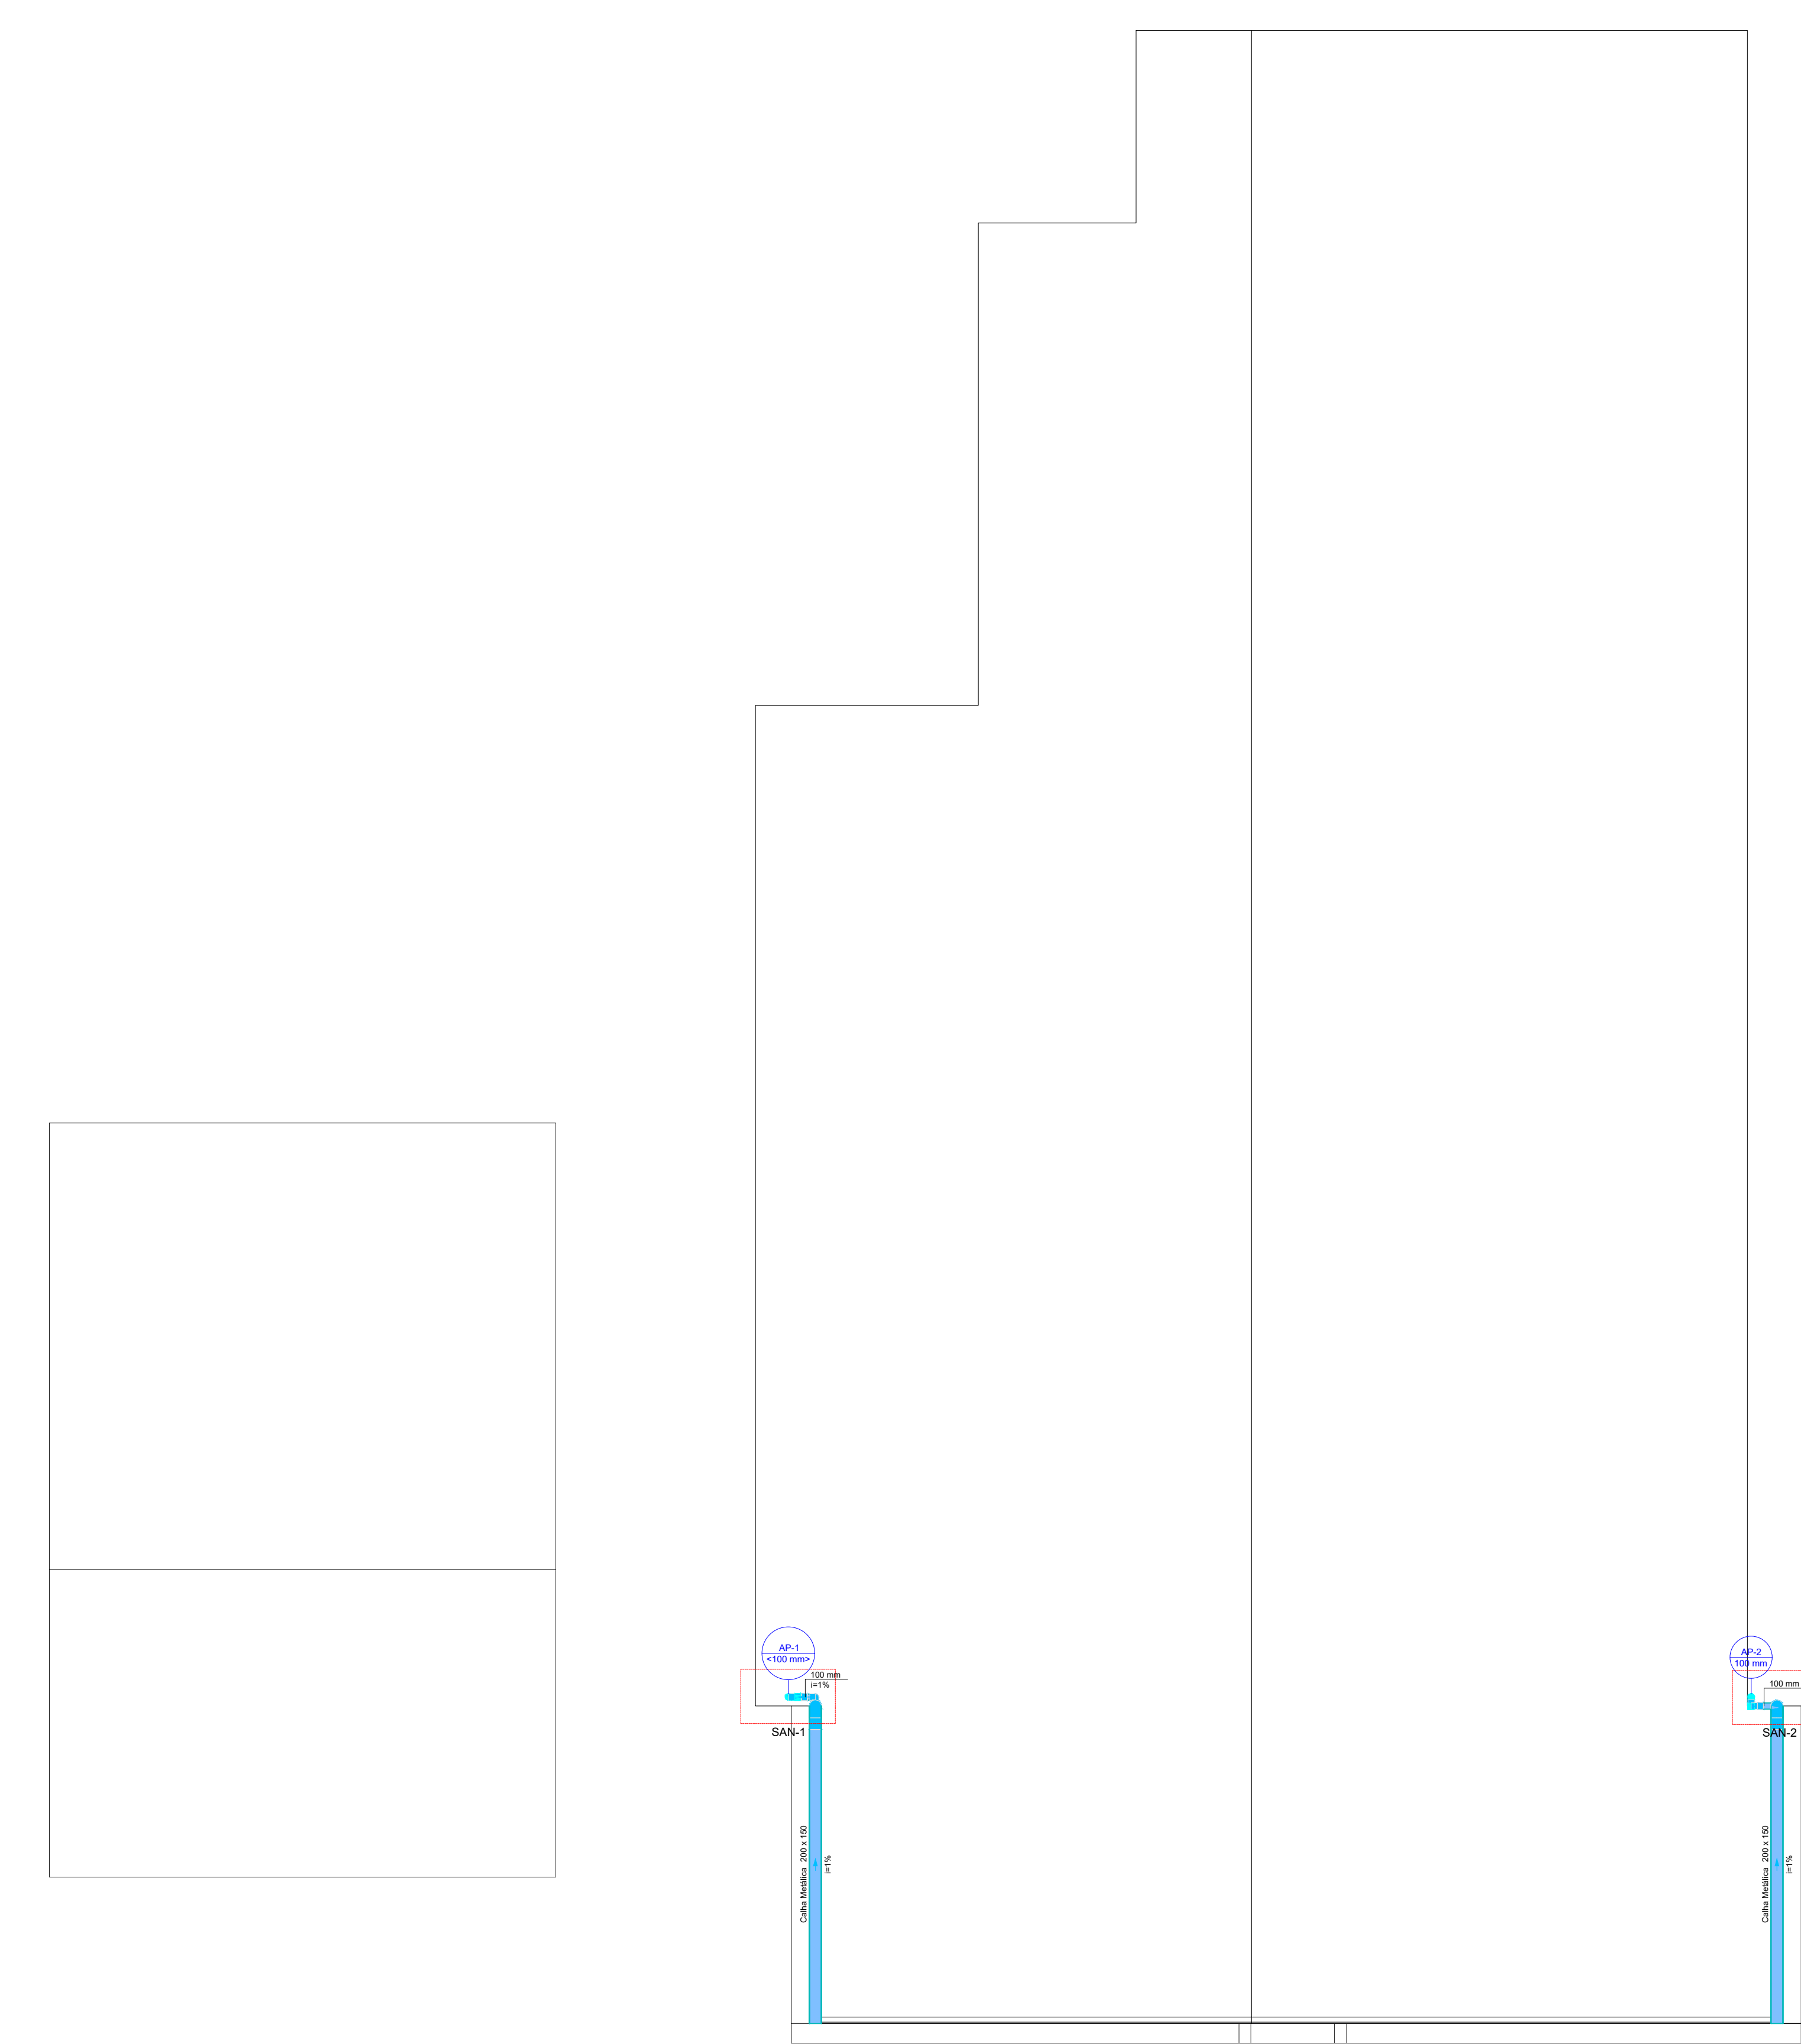

2 COBERTURA - PLUVIAL
ESCALA 1:75

1 TERREO - DRENO DE AR CONDICIONADO E PLUVIAL
ESCALA 1:75

APROVAÇÃO	
PREFEITURA MUNICIPAL DE PORTO MURTINHO	
OBRA REVITALIZAÇÃO DA ASSISTÊNCIA SOCIAL	
LOCAL R. DR COSTA MARQUES COM A RUA JOÃO PESSOA, 608, CENTRO, PORTO MURTINHO - MS	ÁREA CONSTRUIDA 59,11 m²
RESPONSÁVEL TÉCNICO EM PROJETO FÁBIO MARQUES RIBEIRO CREA nº 15.276/MS	ÁREA DO TERRENO 1.404,03 m²
PROJETO NELSON CINTRA RIBEIRO CNPJ 03.107.538/0001-32	
DISCIPLINA PROJETO DE MANEJO DE ÁGUAS PLUVIAIS + DRENO DE AR CONDICIONADO	
CONTEÚDO PLANTA BAIXA - TERREO - DRENO E PLUVIAL, COBERTURA - PLUVIAL, LISTAS DE MATERIAIS, LEGENDAS DE CONDUTOS E PEÇAS	
ESCALA Como indicado	DATA JANEIRO/2024
CONTEÚDO 000000	COORDENADA 21°41'54.88"S 57°52'11.87"O
FOLHA 1/2	